




PLANTA BAIXA


□ BACIAS DE CONTRIBUIÇÃO

 <p>DUO ENGENHARIA</p>		<p>RESPONSÁVEL TÉCNICO:</p>  <p>Eng.º CHAQUELLI T. Lázaro Mendes CREBA RS 212890</p>
<p>CONTRATANTE:</p> <p>PREFEITURA MUNICIPAL DE GENERAL CÂMARA</p>		<p>PROJETO:</p> <p>BACIAS DE CONTRIBUIÇÃO</p>
<p>LOCAL:</p> <p>ACESSO AO DISTRITO DE SANTO AMARO</p>		<p>DATA:</p> <p>AGO/2019</p>
<p>PROPRIETÁRIO:</p>	<p>TRECHO:</p>	<p>ESCALA:</p> <p>Sem escala</p>
<p>ÁREA:</p>	<p>PRANCHETA:</p> <p>BC1</p>	

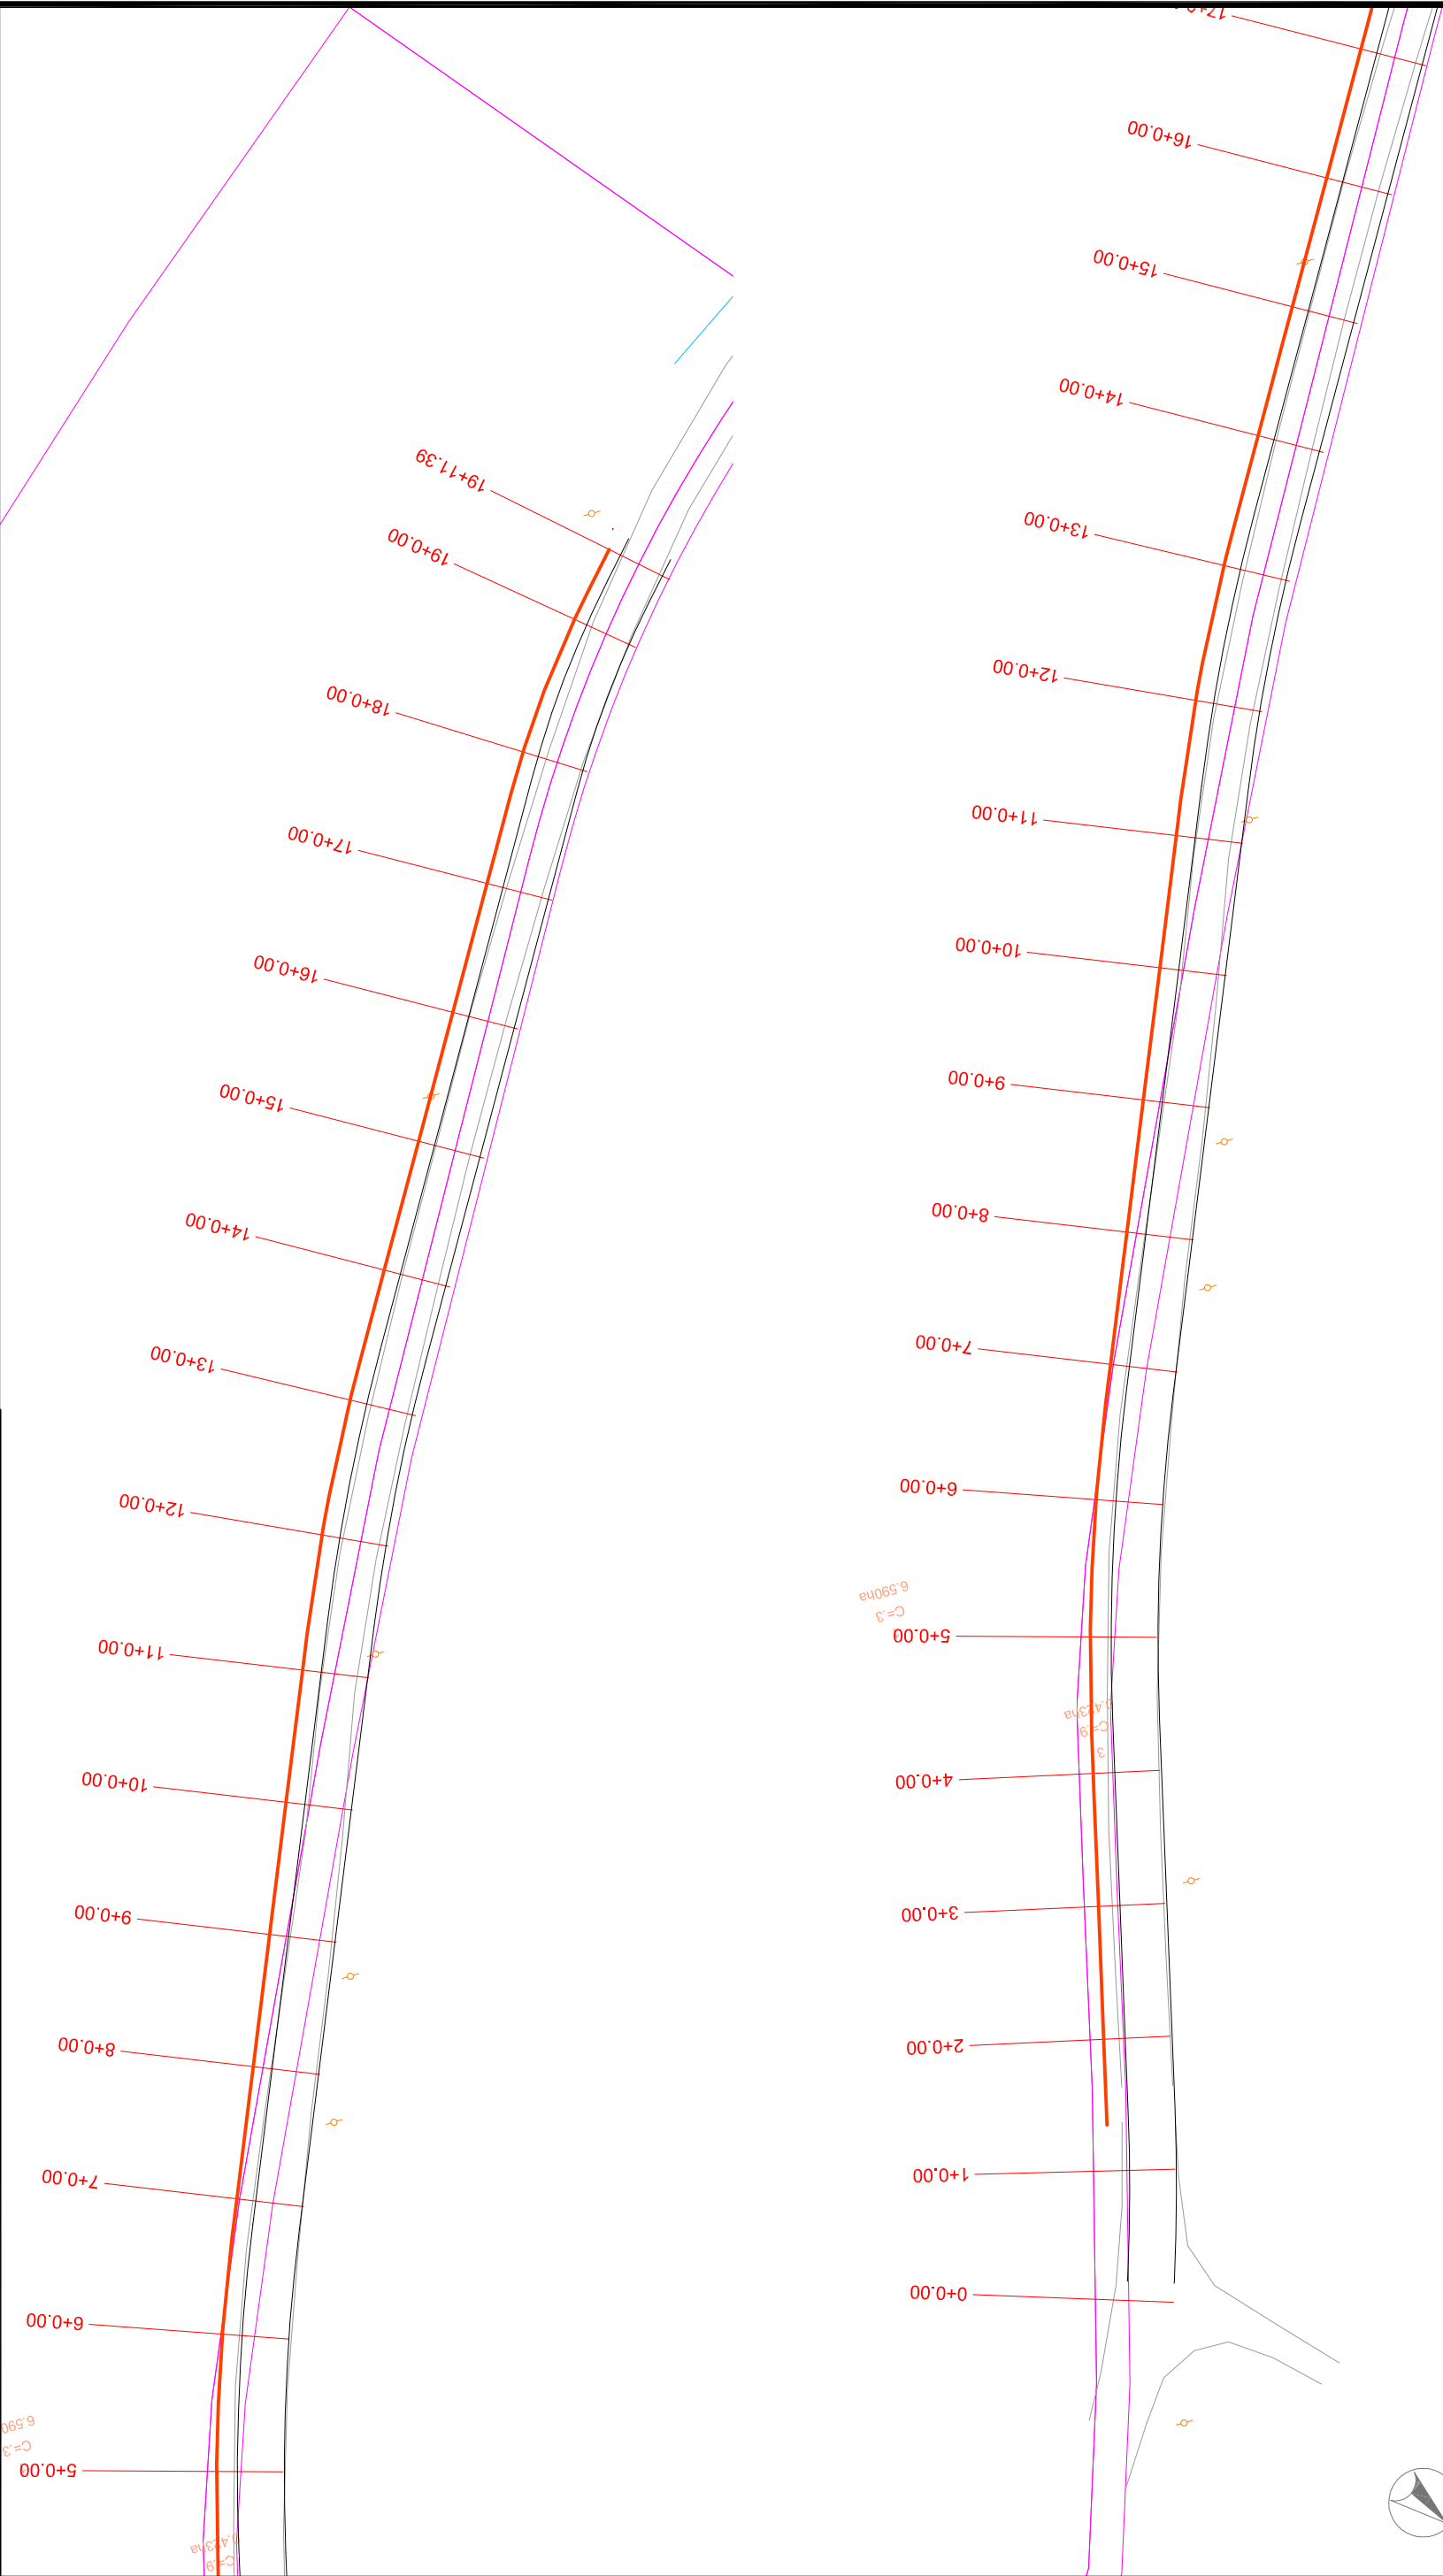

PLANTA BAIXA

SARJETA TRAPEZOIDAL DE GRAMA - SZG01

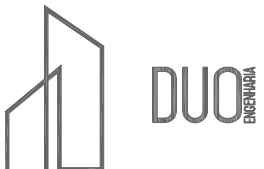

RESPONSÁVEL TÉCNICO:

Eng.º **Chafariz T. Lahrton Mendes**
CREBA RS 212890

PROPRIETÁRIO:

CONTRATANTE:
PREFEITURA MUNICIPAL DE GENERAL CÂMARA

PROJETO:
REDE

LOCAL:
ACESSO AO DISTRITO DE SANTO AMARO

TRECHO:

ÁREA:

DATA:
AGO/2019

ESCALA:
1/1000

PARÂMETRO:
REDE1